


別紙3 融雪装置保守点検図面

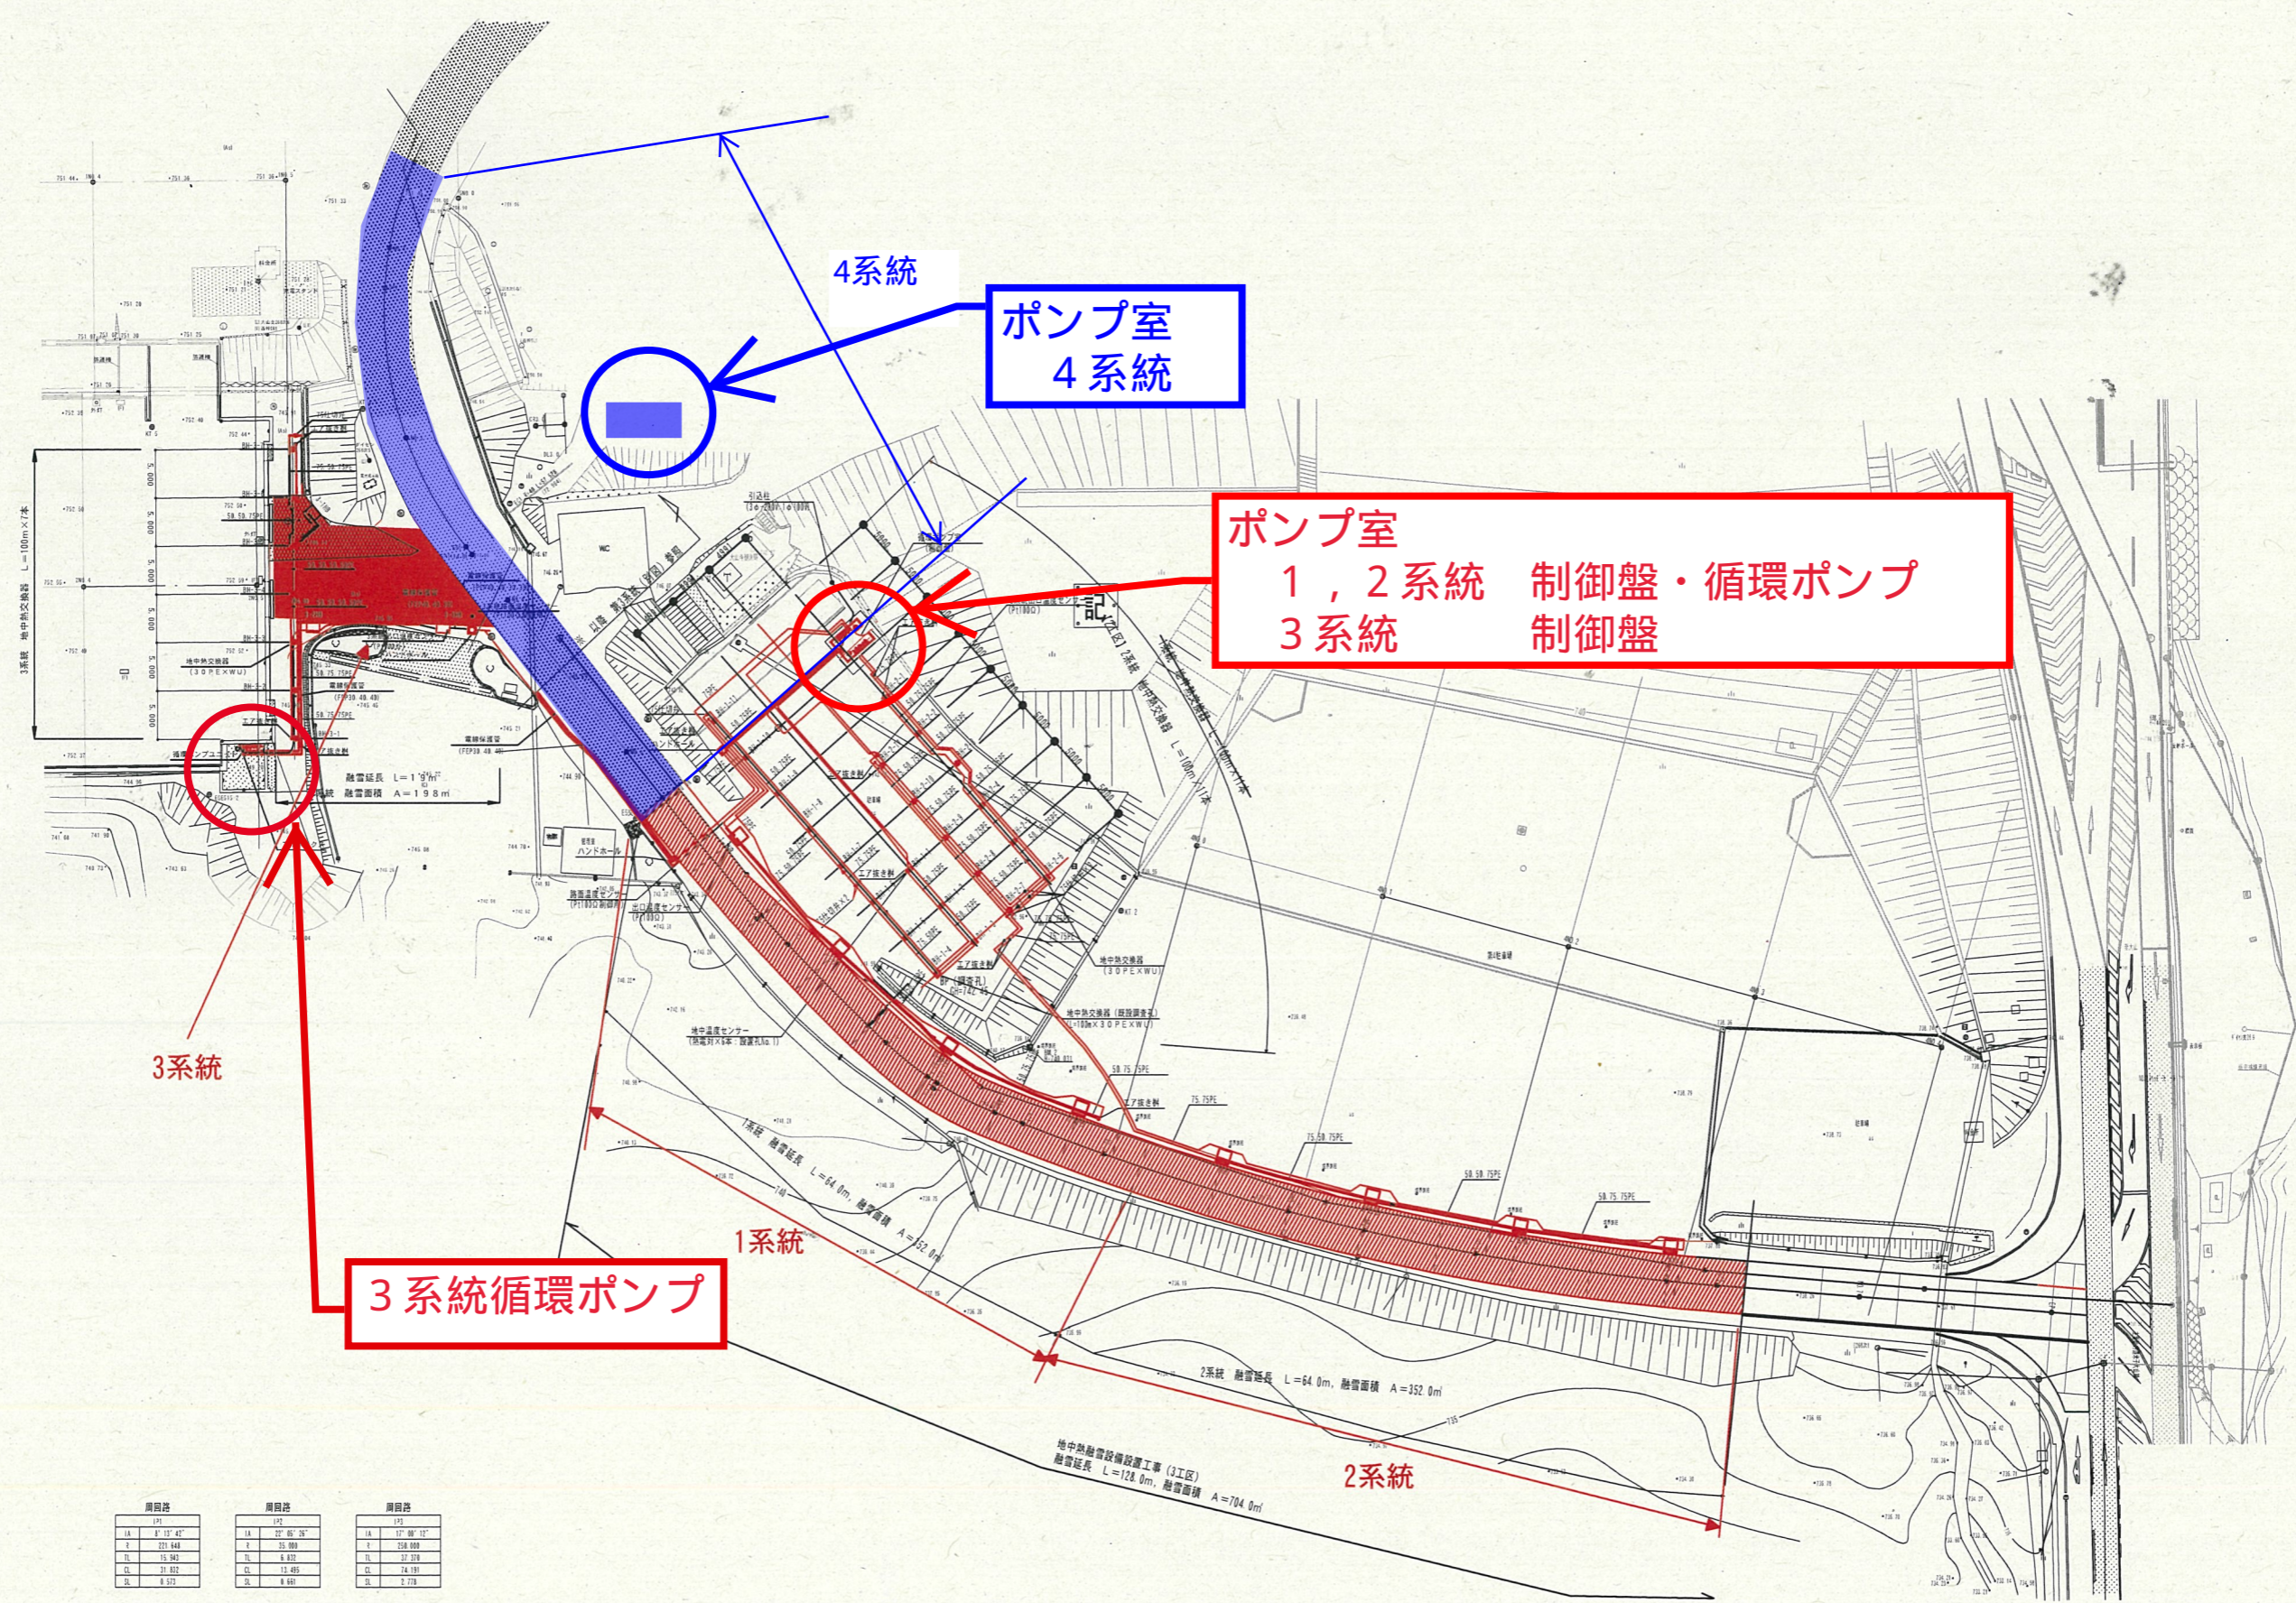

ポンプ室
 1, 2系統 制御盤・循環ポンプ
 3系統 制御盤

3系統循環ポンプ

| 1系統 | | 2系統 | | 3系統 | |
|-----|------------|-----|-------------|-----|-------------|
| 1A | 0' 13' 42" | 1A | 22' 05' 26" | 1A | 17' 08' 11" |
| 1B | 231.848 | 1B | 35.989 | 1B | 358.889 |
| 1C | 15.343 | 1C | 0.817 | 1C | 27.319 |
| 1D | 31.832 | 1D | 13.485 | 1D | 24.189 |
| 1E | 0.573 | 1E | 0.449 | 1E | 5.778 |

| | | | |
|-------------------|-----------------------|----|----|
| 路線名 | 大山駐車場地中熱融雪設備設置工事(3工区) | | |
| 図名 | 融雪計画平面図 (其の1) | | |
| 位置 | 西佐郡大山町大山 | | |
| 縮尺 | S=1:250 | 単位 | mm |
| 図号 | 全 14 葉中の 1 | | |
| 令和2年度施行 | 鳥取県 | | |
| 鳥取県西部総合事務所米子工務整備局 | | | |